


■: POSTES D'APPATAGES

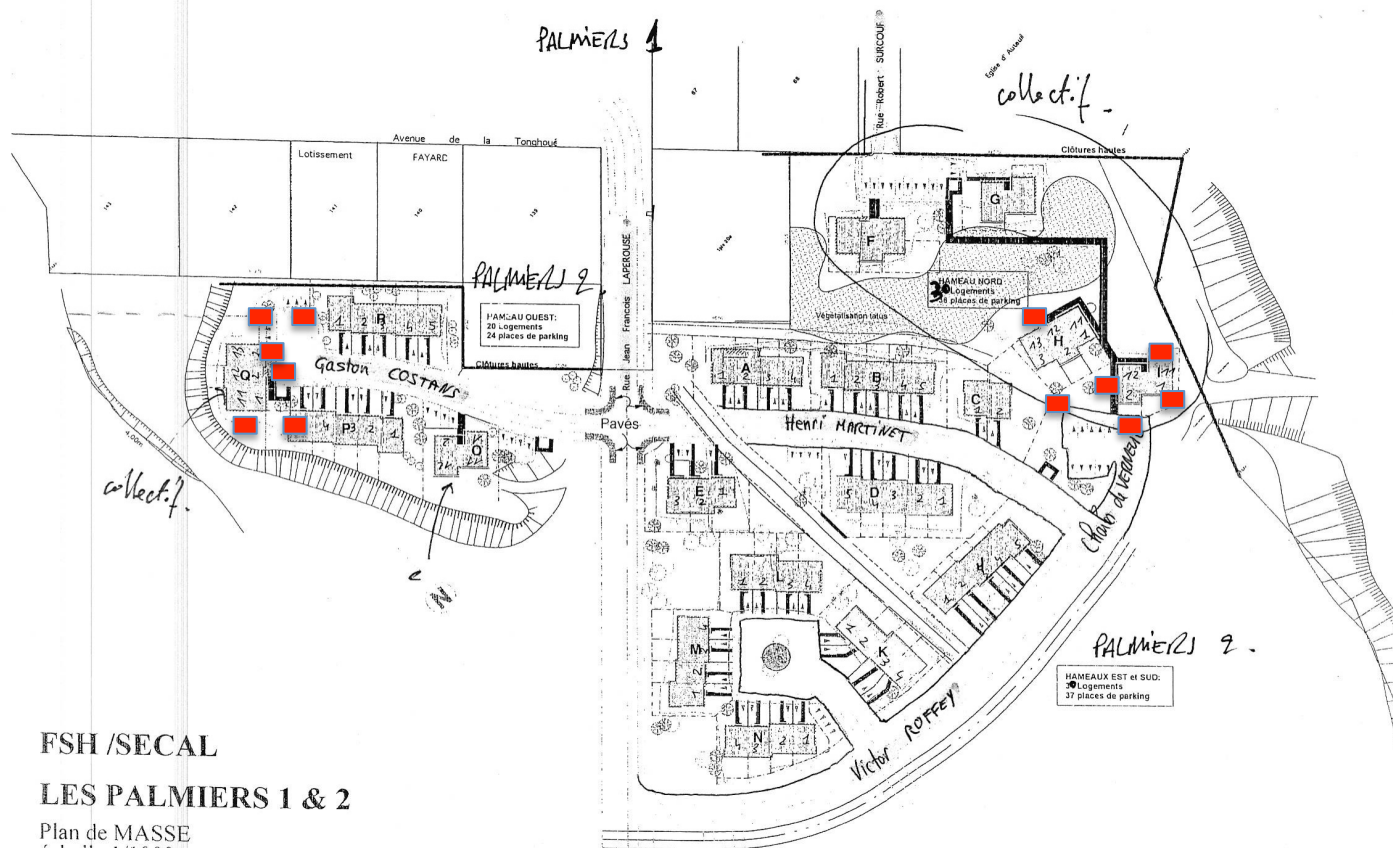

FSH /SECAL

LES PALMIERS 1 & 2

Plan de MASSE
échelle 1/1000

Juin 2001

a.maikovsky,arch.dplg/etec,bet vrd